


既存物置は適法でないため、監督員と協議の上、指定された場所へ移設すること。

※雨量計算を行い、計画地内で水たまり等が出来ないように、
雨水排水計画を作成の上施工すること。
雨水排水計画による対策は本契約に含むものとする。

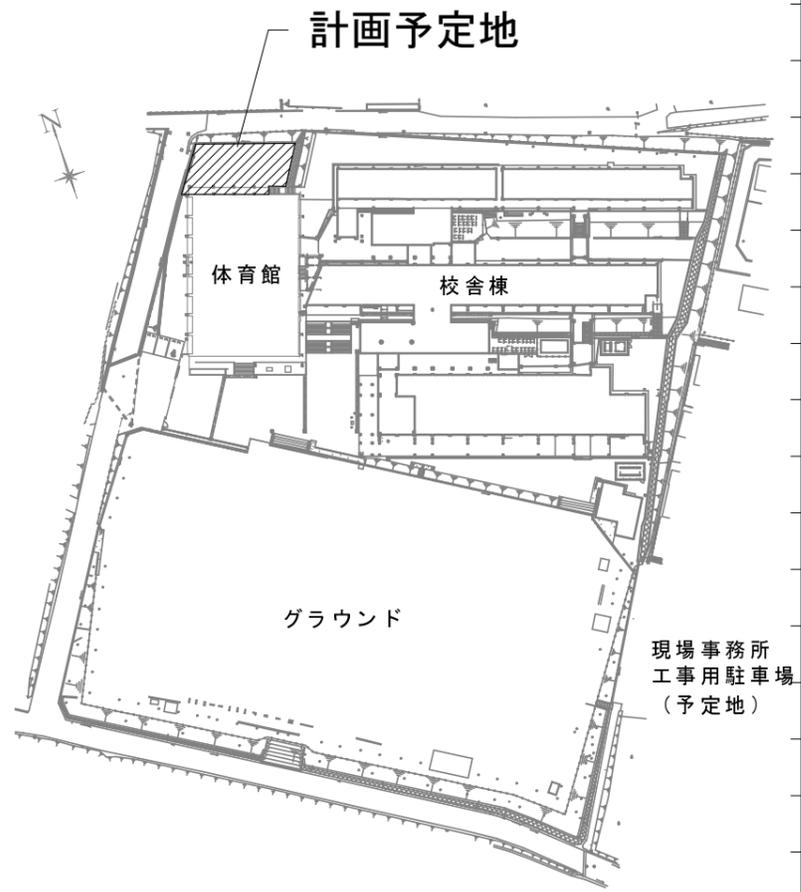

小野東小学校 全体配置図

年度	令和7年度	名称	小野東小学校児童保育施設整備事業業務委託
図名	配置図 (参考)		縮尺 1/300
	小 野 市		1


設計概要						
一般事項	工事名称	小野東小学校学童施設整備事業		最高軒高	3.996 m	
	工事場所	兵庫県 小野市 天神町				
建物概要	規模	階数	平屋	延床面積	本体 : 8.265 x 11.905 = 98.394825 98.39 m ² ※自社モジュールによる計画とし、提示面積以上を確保すること。	
		建築面積	本体 : 8.265 x 11.905 = 98.394825 庇 : 4.5875 x 2.00 = 9.175 98.39+9.17=107.56			107.56 m ²
構造概要	基礎形式	鉄筋コンクリート造布基礎		軸部	鉄骨造(両方向共ブレース構造)	

外部仕上表					
	屋根	折板: ルーフ(勾配片流れ) カラーガルバリウム鋼板 t=0.6 裏面: ベフ貼 t=4 三方立上タイプ		板金	土台水切: カラーガルバリウム鋼板 t=0.3
	外壁	窯業系サイディング t=16 (通気金具留施工) ※ニチハVシリーズ程度			笠木: カラーガルバリウム鋼板 t=0.5
	外部巾木	鋼製下地+防水シート		樫	軒樫: 塩ビ製角樫 M型120
	開口部	コンクリート打放し			堅樫: 塩ビ製 60φ
		アルミサッシ掃き出し窓・アルミサッシ引違窓 ※サッシ全て学校用複層強化ガラス、網戸付き、指はさみ防止ストッパー		塗装	錆止め塗装
軒天	4枚建て土間引き戸		庇		既製品 (D2000) ※アルフィン同等品 (樫有り)
	屋根裏現し			その他	出入口: 点字タイル

室内仕上表									
階名	室名	床 (上段: 仕上げ、下段: 下地)	巾木	壁 (上段: 仕上げ、下段: 下地)	間仕切壁 (上段: 仕上げ、下段: 下地)	天井 (上段: 仕上げ、下段: 下地)	廻り縁	天井高	備考
1階	玄関	防滑長尺塩ビシート	ソフト巾木	ビニルクロス	ビニルクロス	ジブトン t=9.5	塩ビ製	2,500.0	床見切
		土間コンクリート t=120(ワイヤーメッシュ6φ@150) 押出法ポリエチレンフォームt=30+防湿シートt=0.15+砕石t=100	H=60	PB t=12.5 + LGS下地 + グラスウール t=50/24kg	PB t=12.5 + LGS下地 (シンク前耐水PB)	LGS下地+ グラスウール t=100/24kg			
	保育室	タイルカーベット t=6.5	ソフト巾木	ビニルクロス	ビニルクロス	ジブトン t=9.5	塩ビ製	2,500.0	
		土間コンクリート t=120(ワイヤーメッシュ6φ@150) 押出法ポリエチレンフォームt=30+防湿シートt=0.15+砕石t=100	H=60	PB t=12.5 + LGS下地 + グラスウール t=50/24kg	PB t=12.5 + LGS下地	LGS下地+ グラスウール t=100/24kg			
WWC	抗露長尺塩ビシート	シート巻上	メラミン化粧板t=3.0	メラミン化粧板t=3.0	ジブトン t=9.5	塩ビ製	2,500.0	床見切 トイレブース (高圧メラミン化粧板、 グラビティヒンジRエッジ、非常時外開錠)	
	土間コンクリート t=120(ワイヤーメッシュ6φ@150) 押出法ポリエチレンフォームt=30+防湿シートt=0.15+砕石t=100	H=100	PB t=12.5 + LGS下地 + グラスウール t=50/24kg	PB t=12.5 + LGS下地 + グラスウール t=50/24kg	LGS下地+ グラスウール t=100/24kg				
多目的トイレ	抗露長尺塩ビシート	シート巻上	メラミン化粧板t=3.0	メラミン化粧板t=3.0	ジブトン t=9.5	塩ビ製	2,500.0	床見切 トイレブース (高圧メラミン化粧板、 グラビティヒンジRエッジ、非常時外開錠)	
	土間コンクリート t=120(ワイヤーメッシュ6φ@150) 押出法ポリエチレンフォームt=30+防湿シートt=0.15+砕石t=100	H=100	PB t=12.5 + LGS下地 + グラスウール t=50/24kg	PB t=12.5 + LGS下地 + グラスウール t=50/24kg	LGS下地+ グラスウール t=100/24kg				

※シーリング材の保証は、メーカー・施工者による10年保証とし、保証書を発行すること。
 ※福祉のまちづくり条例を満たしたプランとすること。不足のものは本契約に含むものとする。

年度	令和7年度	落札	小野東小学校学童保育施設整備事業業務委託
図名	設計概要、仕上げ表 (参考)		NTS
図尺	小野市		2

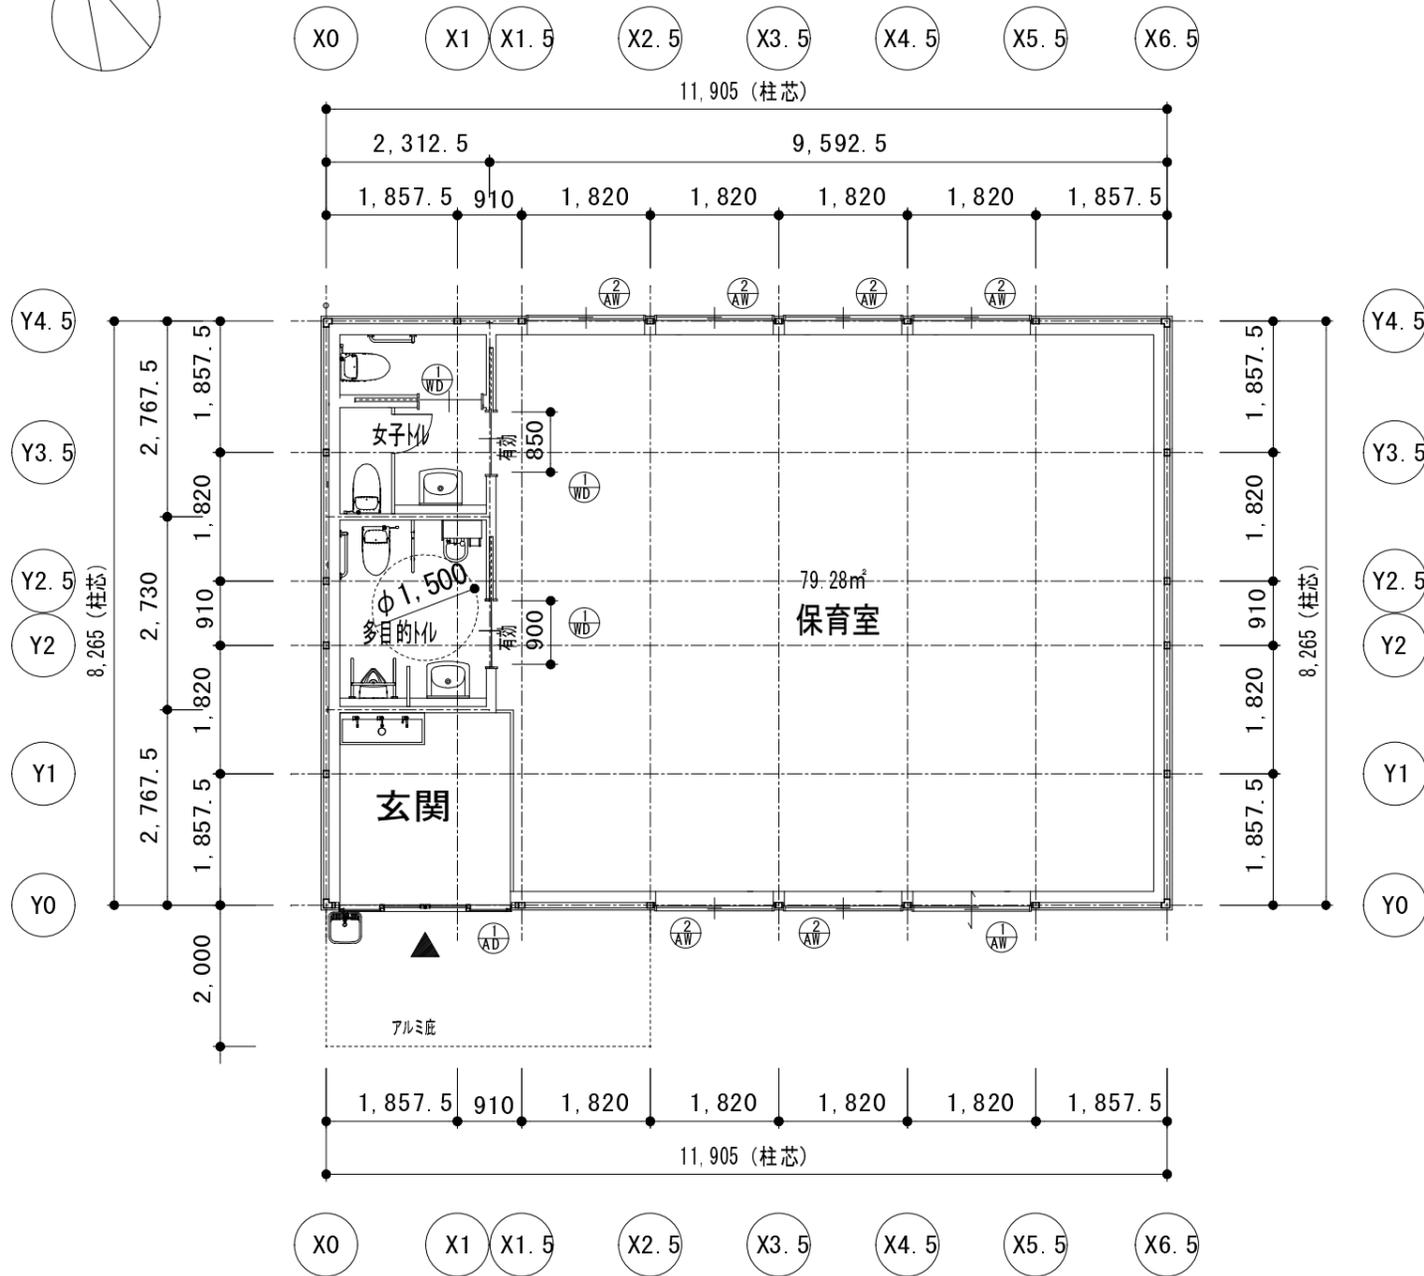


1階平面図 S=1/100

形式	AP	4枚建て土間引き戸	AW	掃き出し引違い窓	AW	引違い窓
断面						
仕上		アルミ製サッシ		アルミ製サッシ		アルミ製サッシ
障子		学校用強化複層ガラス3-A12-3 (トーマイ)		学校用強化複層ガラス3-A12-3 (トーマイ)		学校用強化複層ガラス3-A12-3 (トーマイ)
金物		ディンプルキーセット、衝突防止シール		クレセント、扇戸付き、指はさみ防止ストッパー		クレセント、扇戸付き、指はさみ防止ストッパー
備考						
形式	WD	幅広上吊り引込戸				
断面						
仕上		樹脂化粧シート貼				
障子		半透明樹脂板				
金物		表示錠、バー引手				
備考		パナソニックベリテイス開閉器、トイレビクトグラム				

※雨水排水計画は配置図(参考)を確認の上、配管径は雨量計算に基づき決定すること。
 ※消火器・誘導標識等を盛り込んでおくこと。詳細については、消防協議により決定する。
 ※図面を参考にトイレブースを計画すること。

年度	令和7年度	名称	小野東小学校学童保育施設整備事業業務委託
図名	計画平面図(参考)		縮尺
			1/100
	小野市		3

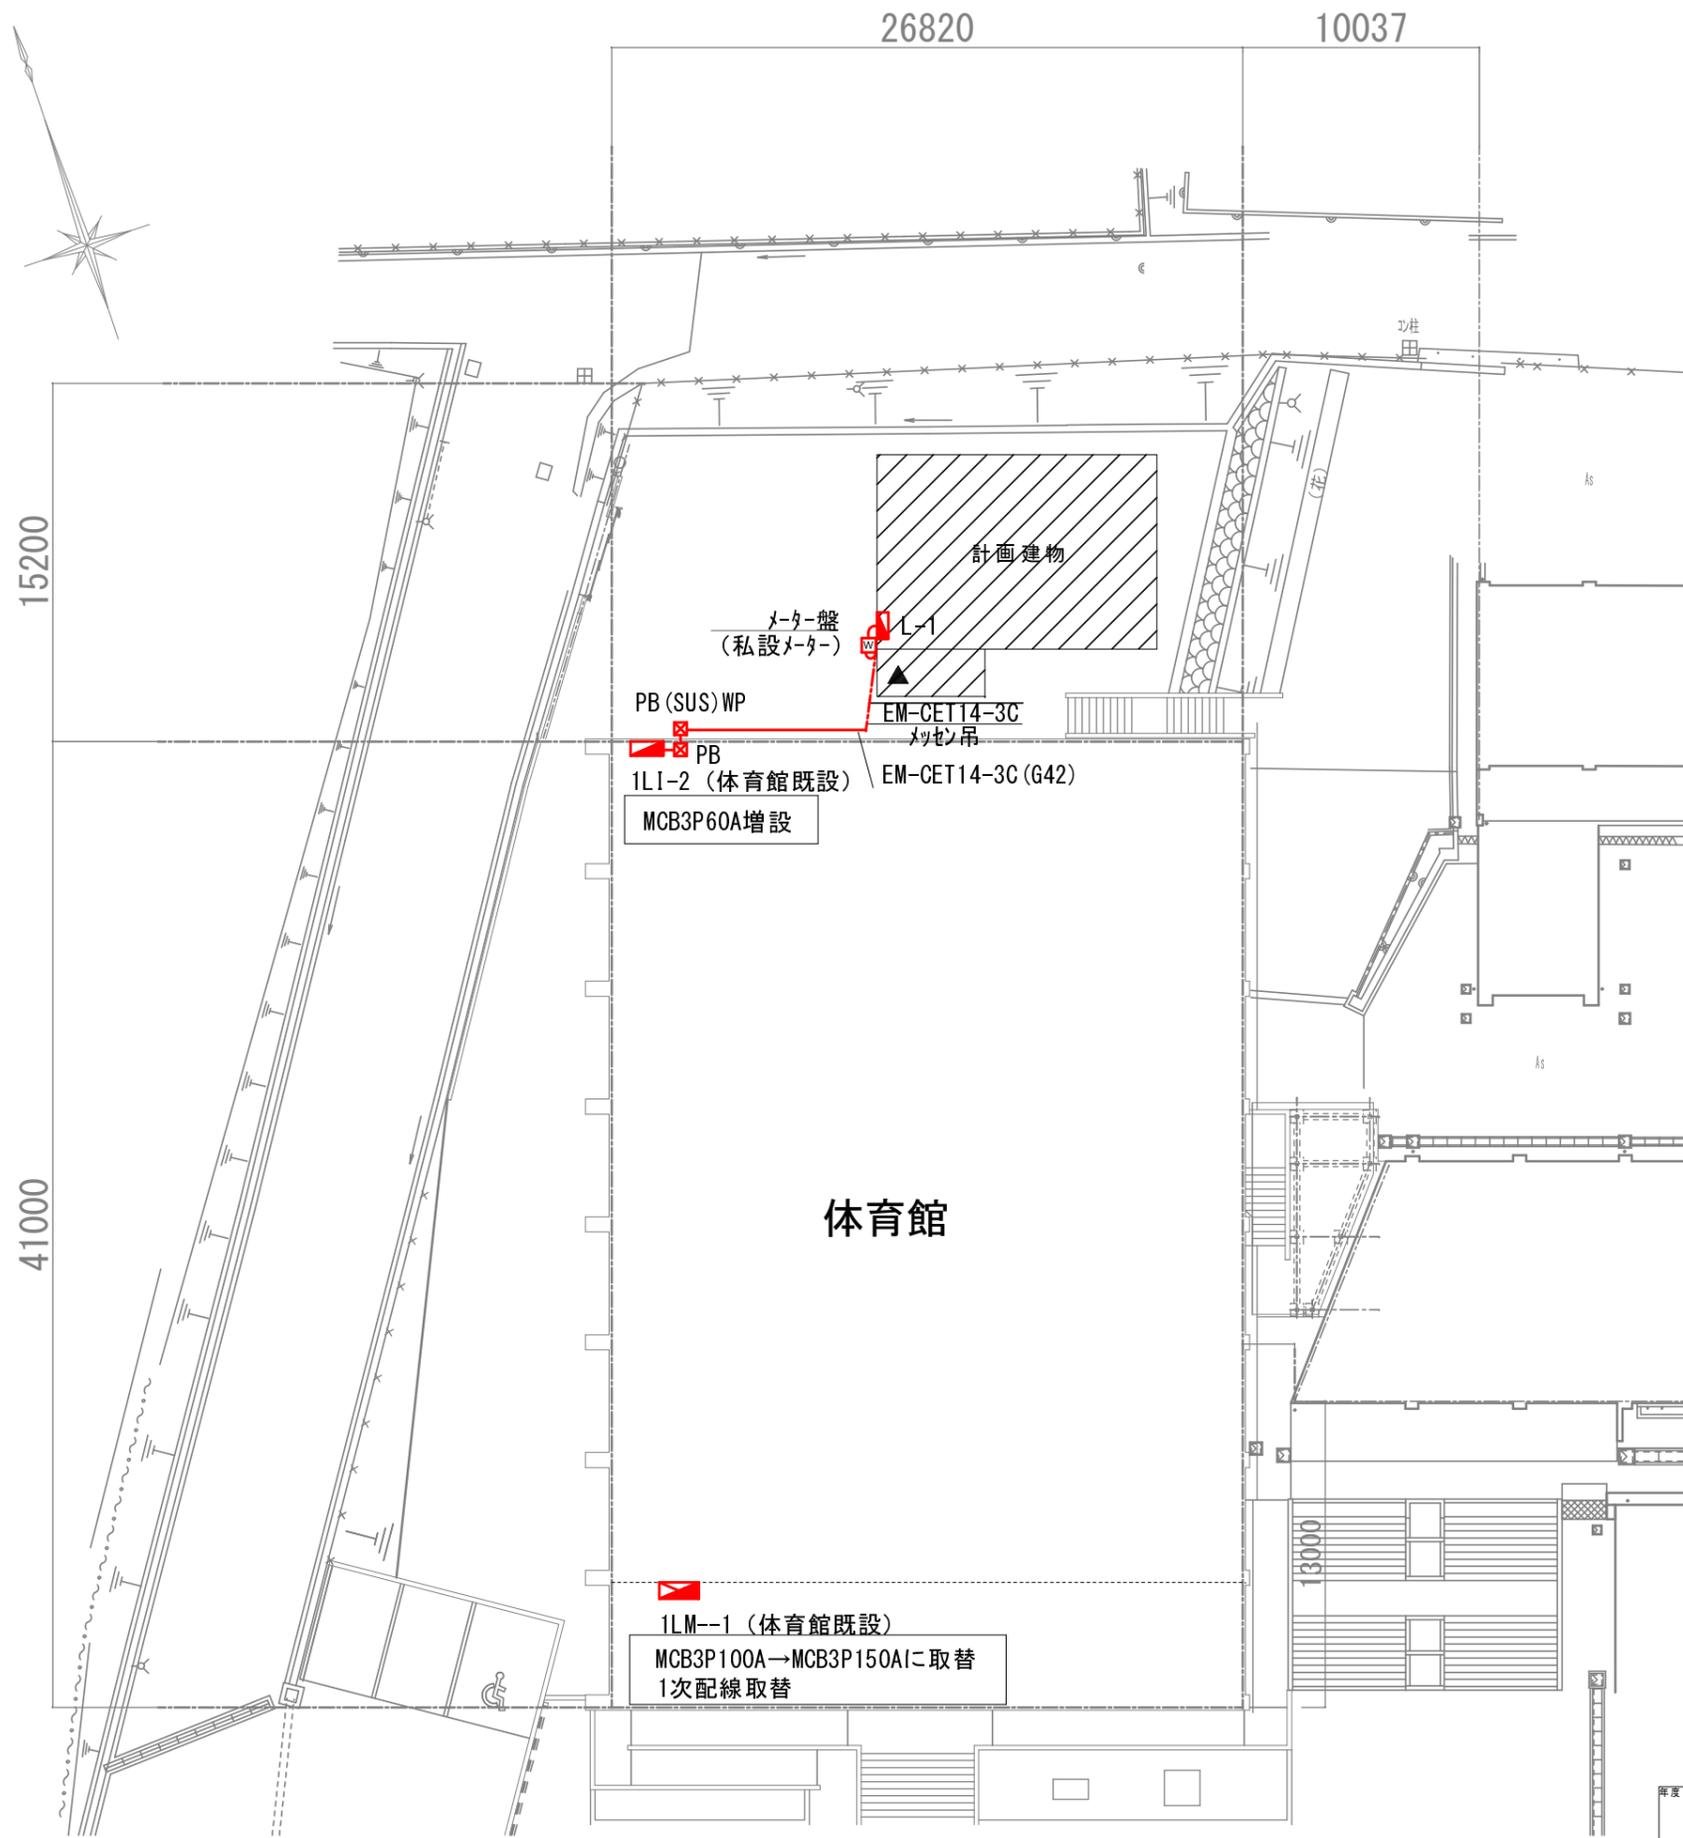


年度	令和7年度	名称	小野東小学校児童保育施設整備事業業務委託
図名	外部幹線図 (参考)		縮尺 1/300
	小 野 市		4

凡 例

記号	名称	備考
	引込開閉器盤 メータースペース	
	電灯分電盤	
	端子盤	
		(パナソニック)
	照明器具 保育室 玄関	XLX460AENPLE9
	" 外灯	NNFW21800KLE9
	" 埋込 MWC WWC	LGD6200NLE1
	非常用照明	NNFB91605C
	誘導灯	FA10312CLE1
	人感センサー	換気扇遅れOFF機能付 (5分間固定差動)
	非常警報設備 バッテリ内蔵	BV967022H
	埋込コンセント	2P15A
	埋込コンセント 1ヶ口・2ヶ口	2P15A
	" アース付	2P15A
	" 防水型	
	" 床用	2P15A * 2
	テレビ受口 フォスター アンテナ (U-20 BS)	
	スイッチ 片切	1P10A
	" 確認ランプ付	
	自動点滅器	
		(三菱電機)
	天井扇	VD-10Z14
	天井扇	VD-20ZX14-C
	給気口 フォスター付	P-18GLF6
	天井埋込カセットエアコン 同時ツイン 8馬力	PLZX-ERMP224H4


水
下
水
上

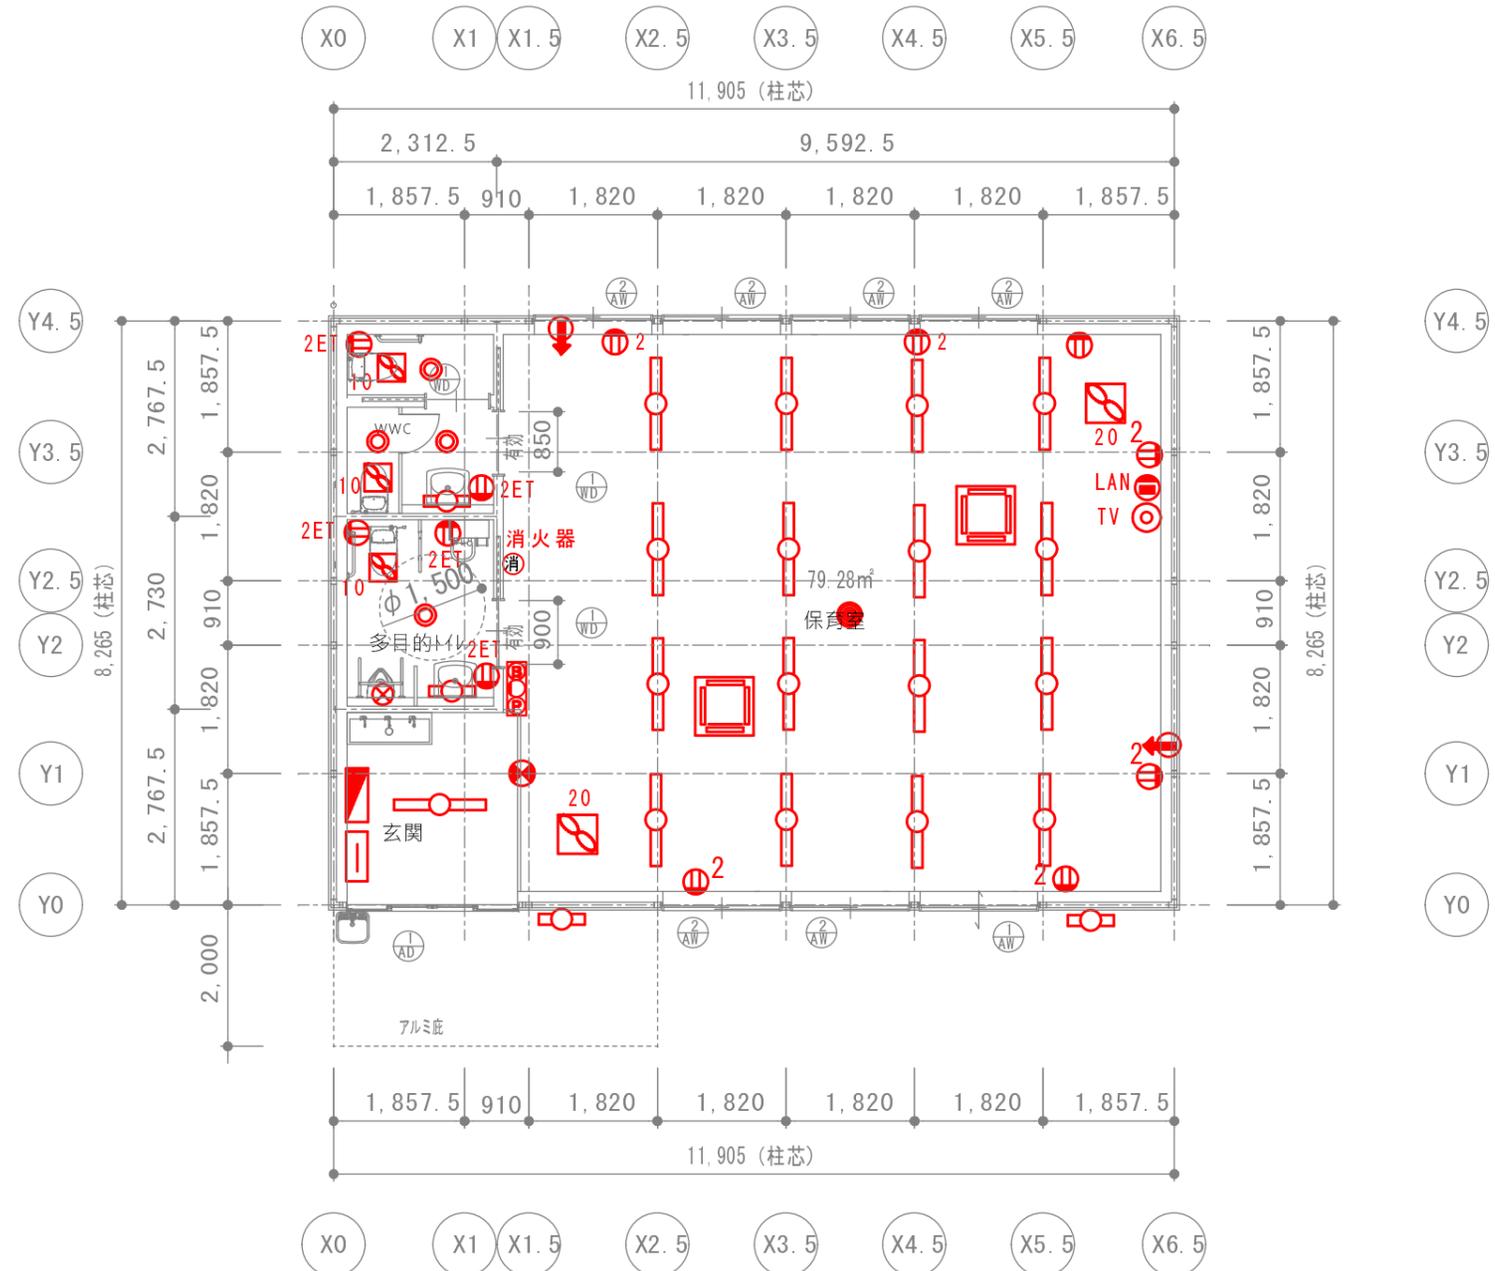

1階平面図 S=1/100


- ※電話、施設警備、インターネットは引込用空配管・取出口を盛り込んで提案すること。配線は別途とする。
- ※照明・空調のスイッチは玄関付近とし、詳細については監督員と協議の上決定すること。
- ※各種器具の数量および能力は各種計算結果に基づき検討し決定すること。
- ※自動水栓・小便器・温水洗浄便座・オストメイト等の必要配線を施工すること。
- ※玄関に来客用ドアホンを計画すること。
- ※フードカバー・ベンドキャップを設置の上、雨水・防虫対策を行うこと。

年度	令和7年度	名称	小野東小学校児童保育施設整備事業業務委託
図名	電気計画図 (参考図)		縮尺
			1/100
小 野 市			5

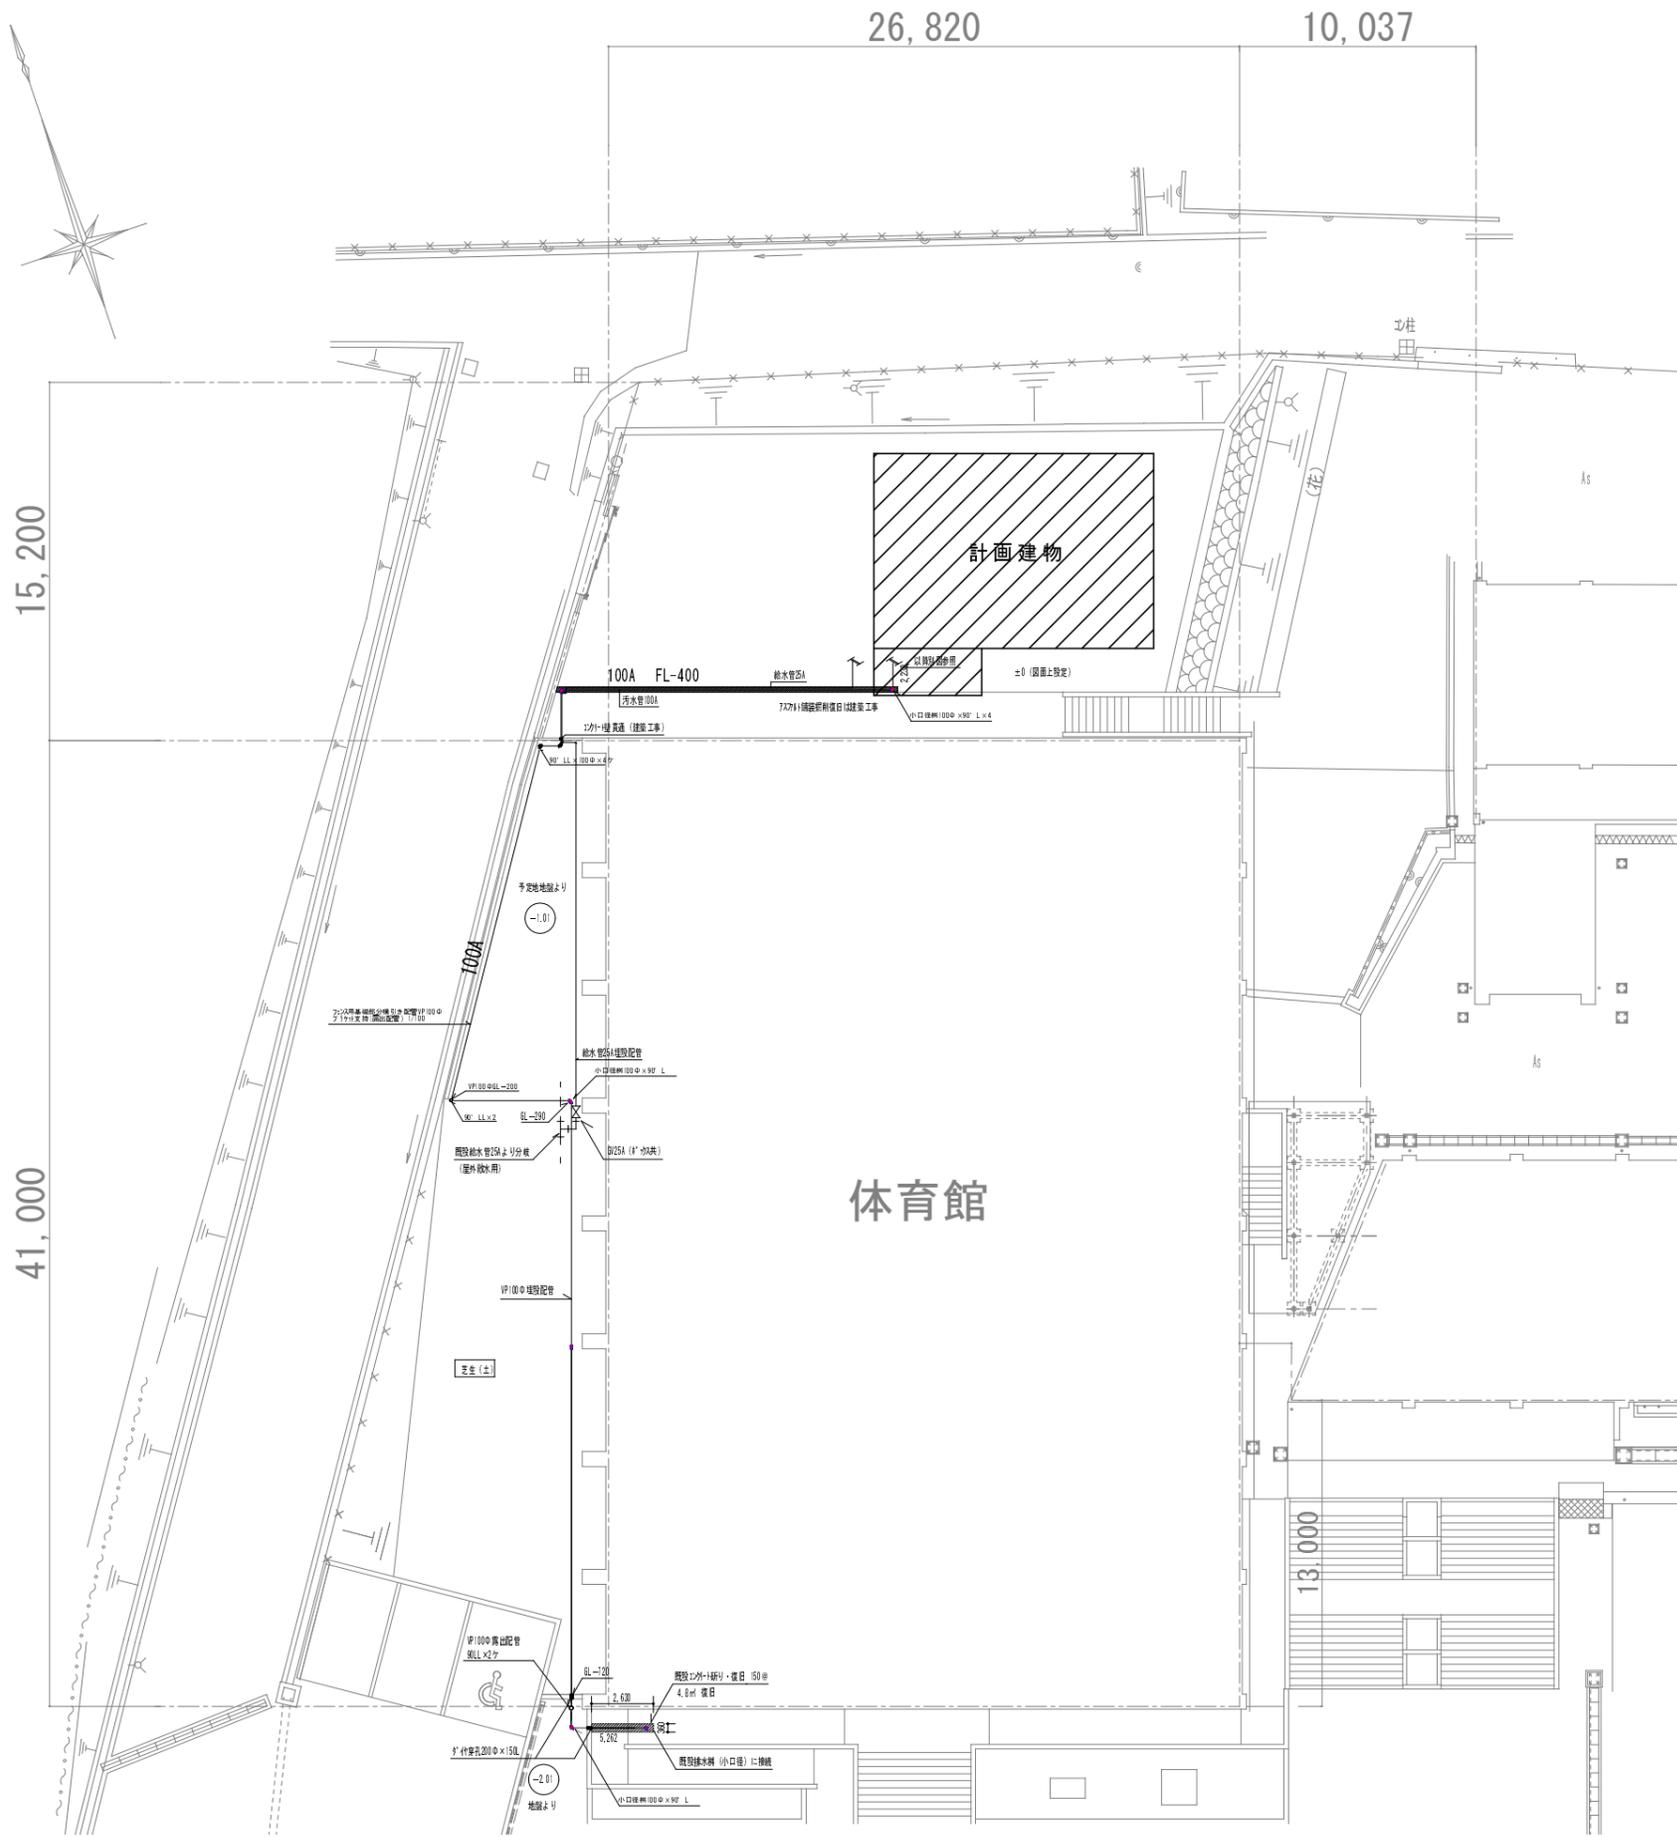

※配管露出部は保護と表示をし、破損しないよう対策を実施すること。
内容については、監督員と協議の上決定とする。

年度	令和7年度	名称	小野東小学校児童保育施設整備事業業務委託
図名	外部給排水図 (参考)		縮尺
			1/300
	小 野 市		6

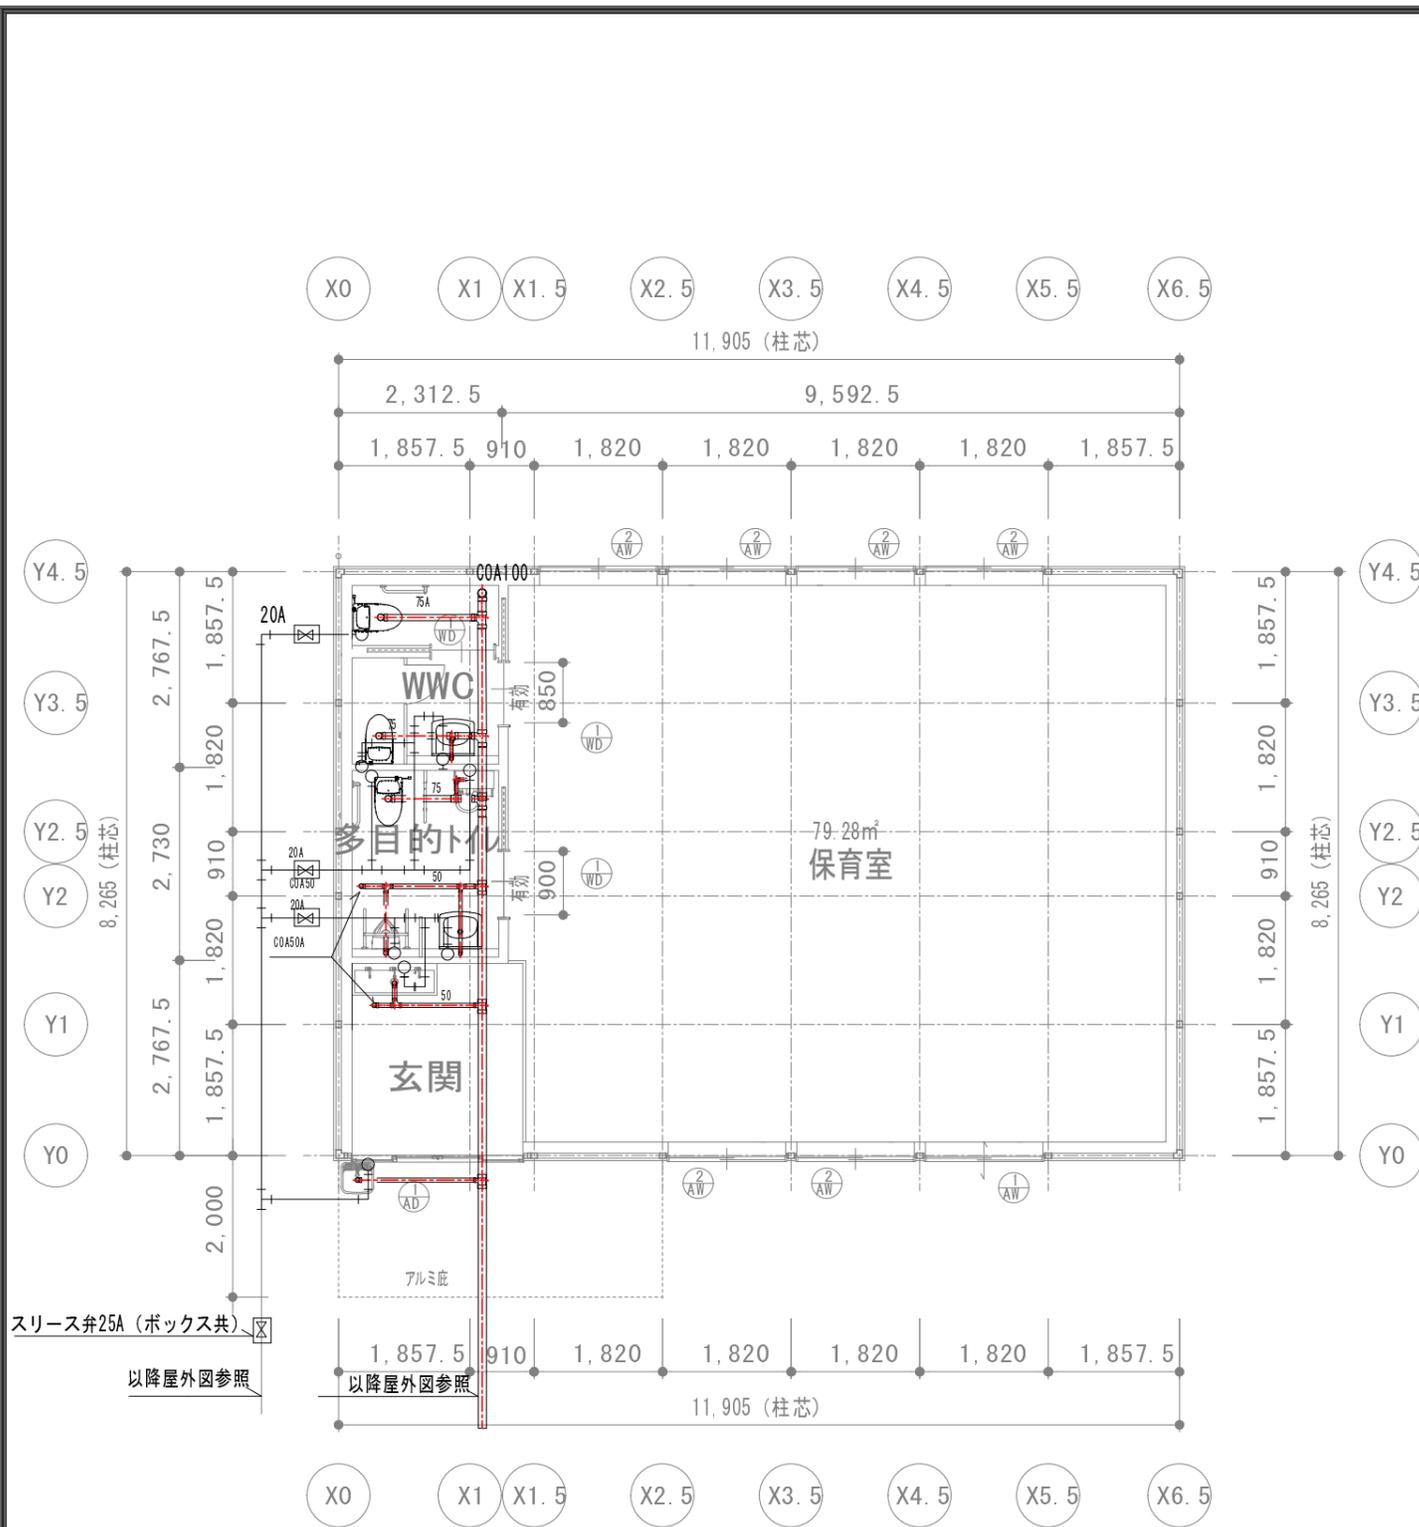

1階平面図 S=1/100

※配管径・配管経路は参考であるため、監督員と協議の上決定すること。

機器表 (参考)

名称	品番	参考メーカー	数量	備考
大便器	BC-110STU DT550BL	LIXIL	3	
温水洗浄便座	CW-KB31	LIXIL	3	
2連紙巻き器	CF-63HS	LIXIL	3	
小便器	U-331RM UF-3JT	LIXIL	1	
手洗い器	L-132G AM-300	LIXIL	2	
手洗いシンク(3人用)	幅1200×高さ650×奥行450	マルナン	1	小学校低学年用(自動水栓×2、手動水栓×1)、シンク下部に扉付き物入
自動水栓	AM-300	LIXIL	2	
レバー式水栓	LF-14ZF-13	LIXIL	1	
化粧鏡	KF-3545	LIXIL	2	
ガーデンパン(水栓、水栓柱)	624-925 701-531-20 616-011-13	カクダイ	1	凍結防止対策を行うこと。雨水系統へ接続すること。
大便器用手すり	KF-923AF705	LIXIL	2	
小便器用手すり	KF-701AEJ	LIXIL	1	
オストメイト	PTOM-B210W-S	LIXIL	1	節電機能付き
織ね上げ手すり	KF-471EH70	LIXIL	1	
洗面器用手すり	KF-312AE55	LIXIL	1	

※参考であるため、採用メーカーの品番と姿図・カタログ写真等を表にしてプレゼンテーション資料を作成すること。

年度	令和7年度	名称	小野東小学校学童保育施設整備事業業務委託
図名	機械設備計画図(参考)		縮尺
			1/100
	小野市		7