

小野市ため池ハザードマップ (久保木地区) 最大湛水深

ため池ハザードマップは、このため池ハザードマップは風呂ヶ谷池の堤防が決壊した場合に、浸水する区域を図上に表示したものです。過去の被災経験を参考に風呂ヶ谷池上流の来迎池、通池、中ノ池および上ノ池も決壊したと想定した浸水区域を求めています。地震等が発生したら「まずは安全な場所に逃げる」ことが何よりも大切です。地域の皆さんでこのハザードマップを活用いただき、地震時などの安全確保に努めてください。なお、このハザードマップは、地域住民の方々と2回のワークショップを行い策定しました。

171 災害伝言ダイヤル

災害時は電話がたいへん混雑し、ご家族との連絡がとれないことがあります。そんなときには、災害伝言ダイヤルがご利用できます。

- 伝言を入れたとき 171→1→0794→00-0000
- 伝言を聞きたいとき 171→2→0794→00-0000

※案内放送が流れます ※市外局番が必要です ※自宅の電話番号を入力します

この地図を開いたら

Step.1 自分の家はどこ？
まず自分の家を探しましょう。破壊の時に浸水するか確かめましょう。

Step.2 避難所はどこ？
地図上の避難所を確認しましょう

Step.3 避難所へは家からどう行く？
避難所まで避難経路を考えて、歩いてみましょう。

日ごろの備え

- 避難時の持ち出し品の準備をしておきましょう。
- 自分の避難所や避難経路を確認しておきましょう。
- ひとり暮らしのお年寄り方に気を配りましょう。

地震発生

未満 浸水深が 2m 以上

水色 流体力の色

ピンク 黄色

すぐに避難所へ避難しましょう

一次避難所

※記入しましょう

※流体力とは 表面を参照してください。

2階があれば2階へ なければ付近の高い建物へ

※流体力とは 表面を参照してください。

避難中は...

- 子供、お年寄り、病気ケガなどの方の避難に協力しましょう。
- 川の近くや、土砂災害の危険のあるところは出来るだけ避けましょう。
- 車での避難はなるべく控えましょう。
- 行動しやすい服装で、2人以上で避難しましょう。
- 避難の際は、警察・消防署などの指示に従ってください。

避難時の服装

頭 頭はヘルメットや防災ずきんなどで保護しましょう。

安全な服装 水にぬれても動きやすいものを。

さぐり棒 足元が見えなくて危険です。水面下の溝や突起物などの危険箇所を避けながら歩きましょう。(スキーのストックのようなものでもOK)

靴 長靴や素足でなく、運動靴をはき、ヒモをしっかり締めましょう。

避難時持ち出し袋 避難するときの持ち物は必要最低限で、普段から準備しておきましょう。

凡例


浸水した場合に想定される水深 (ランク別)

地震時	大雨時
5.0m以上の区域	5.0m以上の区域
2.0~5.0m未満の区域 ●5m...2階軒下くらい	2.0~5.0m未満の区域 ●5m...2階軒下くらい
1.0~2.0m未満の区域 ●2m...1階軒下くらい	1.0~2.0m未満の区域 ●2m...1階軒下くらい
0.5~1.0m未満の区域 ●1m...大人の腰くらい	0.5~1.0m未満の区域 ●1m...大人の腰くらい
0.5m未満の区域 ●大人のひざくらい	0.5m未満の区域 ●大人のひざくらい

※ 大雨時の浸水想定エリアは 兵庫県CGハザードマップを参照しています。
<http://www.hazardmap.pref.hyogo.jp>

市町村界

浸水の深さ

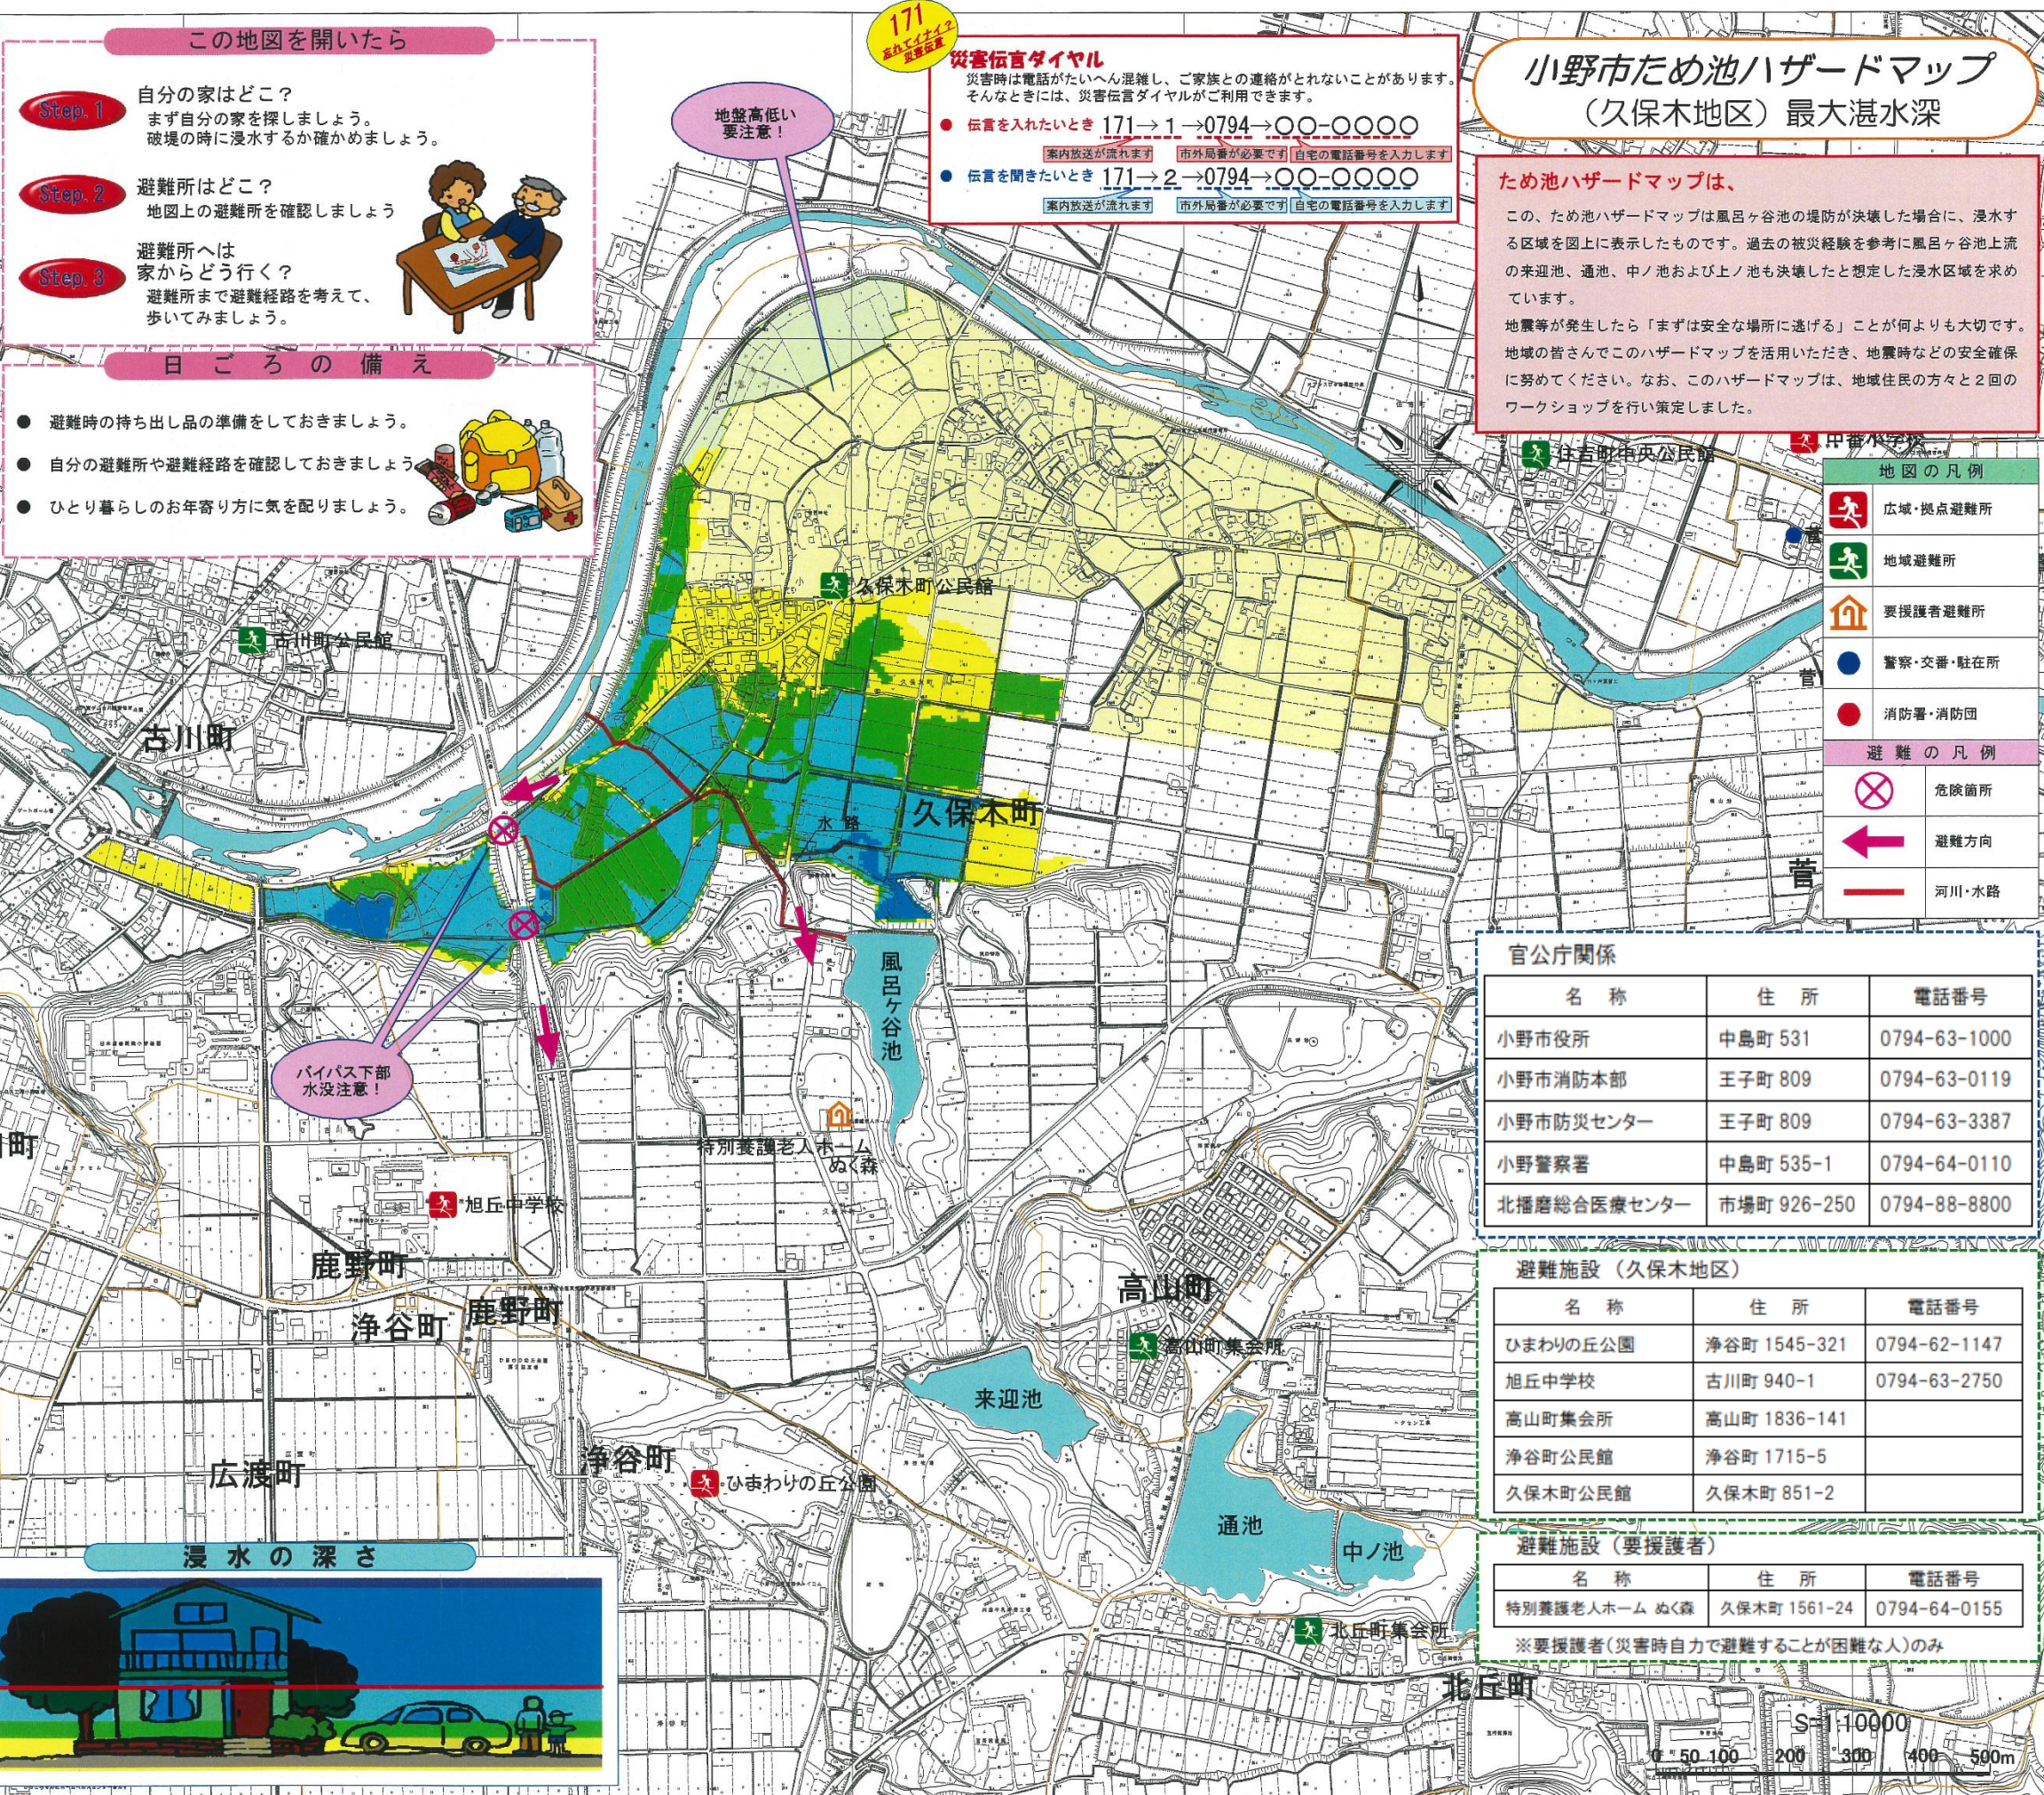

地図の凡例

- 広域・拠点避難所
- 地域避難所
- 要援護者避難所
- 警察・交番・駐在所
- 消防署・消防団

避難の凡例

- 危険箇所
- 避難方向
- 河川・水路

官公庁関係

名称	住所	電話番号
小野市役所	中島町 531	0794-63-1000
小野市消防本部	王子町 809	0794-63-0119
小野市防災センター	王子町 809	0794-63-3387
小野警察署	中島町 535-1	0794-64-0110
北播磨総合医療センター	市場町 926-250	0794-88-8800

避難施設 (久保木地区)

名称	住所	電話番号
ひまわりの丘公園	浄谷町 1545-321	0794-62-1147
旭丘中学校	古川町 940-1	0794-63-2750
高山町集会所	高山町 1836-141	
浄谷町公民館	浄谷町 1715-5	
久保木町公民館	久保木町 851-2	

避難施設 (要援護者)

名称	住所	電話番号
特別養護老人ホーム ぬく森	久保木町 1561-24	0794-64-0155

※要援護者(災害時自力で避難することが困難な人)のみ

縮尺 1:10000

0 50 100 200 300 400 500m